


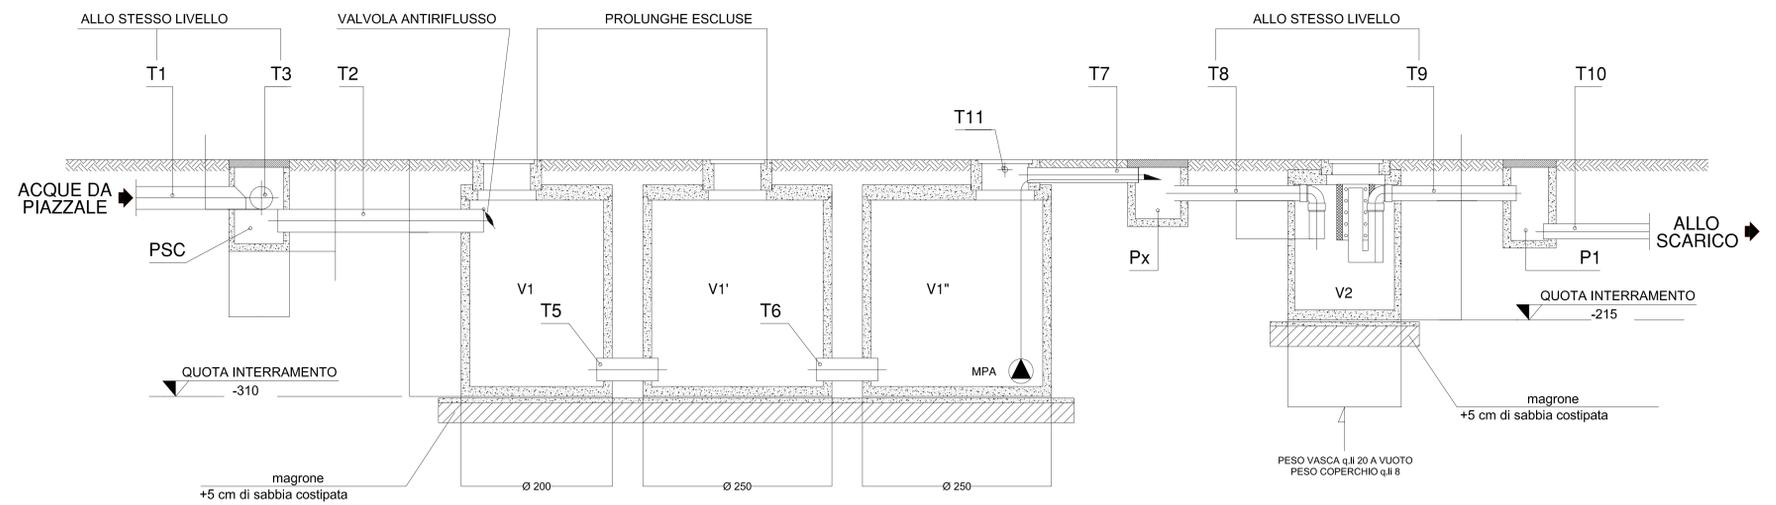

PROGETTO PER L'EDIFICAZIONE DI MEDIO-PICCOLA STRUTTURA DI VENDITA ALIMENTARE DI CUI ALLA SCHEDA POC DEL COMUNE DI OSTELLATO N.1, CON VALENZA DI PIANO URBANISTICO ATTUATIVO E PERMESSO DI COSTRUIRE

PROSPETTO SEZIONATO VASCHE - scala 1:50



PUA
1.3.3.4
VASCA DI 1^ PIOGGIA

Allegato alla delibera di Giunta
Unione Valli e Delizie
n. 34 in data 27.08.2014 - PUA con
valenza di Permesso di Costruire
Il Segretario Generale
D.ssa Rita Crivellari

PROPRIETA' - AL' s.p.a.
Via Olanda, 2
35100 Padova

PROGETTO - Ing. Paolo Pavanato
Via delle Industrie, 23
45018 Porto Tolle (FC)

NOTA IMPORTANTE:
NEL CASO IN CUI LA QUOTA DI INTERRAMENTO DELLE VASCHE RISULTASSE
MAGGIORE A QUANTO SOPRA INDICATO, LE PROLUNGHE SU TUTTE LE ISPEZIONI
DEVONO AVERE UNA SEZIONE MINIMA PARI A 100x100 cm, TUTTA ISPEZIONABILE,
DECENTRATA RISPETTO AL PASSO D' UOMO DELLA SOLETTA VASCA.

LEGENDA

- PSC : POZZETTO SCOLMATORE DIM. 96x96 cm H= 117 cm.
 - V1 : BACINO DI ACCUMULO n.1 VASCA Ø 200 cm H= 310 cm (H vasca 290 cm + prol.).
 - V1' / V1'' : BACINO ACCUM. n.2 VASCHE Ø 250 cm H= 310 cm (H vasca 290 cm + prol.).
 - V2 : DISOLEATORE COALESCENTE Ø 150 cm H= 215 cm.
 - QUOTE : ESPRESSE IN CENTIMETRI.
 - TUBAZIONI DA T1 A T10 : IN PVC TIPO 302 (ARANCIONE, GROSSO SPESSORE)
IN PENDENZA DELL'1% OVE INDICATO DALLE FRECCE.
 - TUBAZIONE Tx : TUBO CORRUGATO Ø 6 cm PER PASSAGGIO CAVO
ALIMENTAZIONE ELETTRICA 220 V MONOFASE-TERRA.
POTENZA INSTALLATA 1 kW.
 - TUBAZIONE T11 : TUBO CORRUGATO Ø 8 cm PER PASSAGGIO CAVI
 - CORREDARE I POZZETTI CON CHIUSINI FACOLTATIVAMENTE CARRABILI - P3 escl.
 - PRIMA DEL MONTAGGIO DELL'IMPIANTO, ESEGUIRE ACCURATA
PULIZIA INTERNA DELLE VASCHE DA OGNI TIPO DI DETRITI.
- IMPORTANTE
- LA LINEA DI ALIMENTAZIONE ELETTRICA DELL' IMPIANTO DI DEPURAZIONE
DEVE ESSERE INDIPENDENTE RISPETTO ALL' IMPIANTO ELETTRICO GENERALE.
IN QUANTO IL FUNZIONAMENTO DEL DEPURATORE E' DISTRIBUITO
SULLE 24 ORE/GIORNO E SU 7 GIORNI/SETTIMANA.
 - LE GIUNZIONI FRA LE VASCHE E I POZZETTI, E TUTTE LE TUBAZIONI AD ESSE
COLLEGATE, DEVONO ESSERE SIGILLATE A PERFETTA TENUTA IDRAULICA.



Depur Padana Acque S.r.l.
Via Maestri del Lavoro, 3
23100 Inverigo (Italy)
Tel. +39 0425 472111 - Fax +39 0425 474608
Email: info@depurpadana.it
www: www.depurpadana.com
SISTEMA DI QUALITA' CERTIFICATO ISO 9001

DISPOSIZIONE PLANIMETRICA - scala 1:50

