


DISPOSIZIONE PLANIMETRICA
scala 1:50

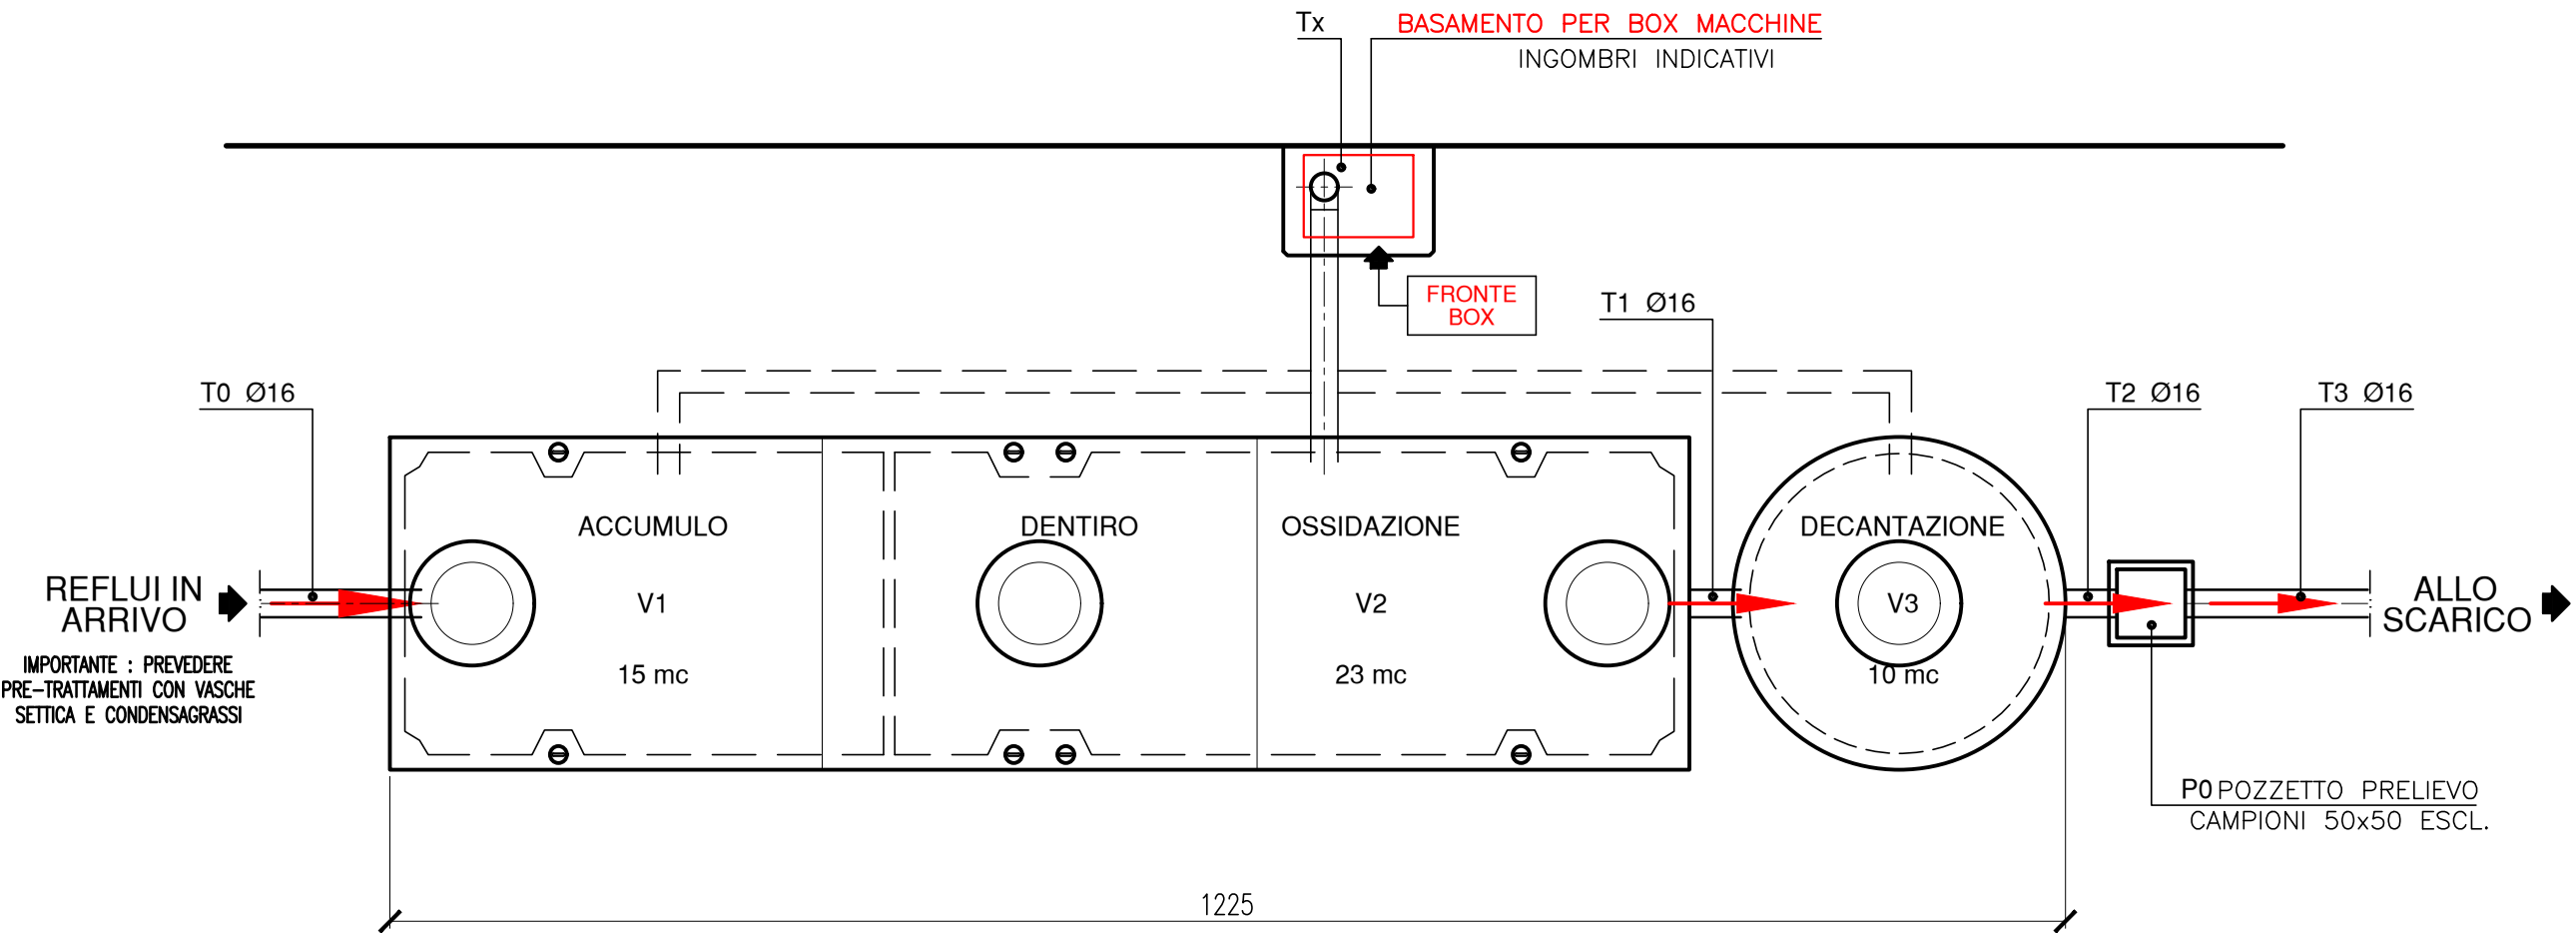

LEGENDA : PRIMA DI INIZIARE I LAVORI SI CONSIGLIA DI PRENDERE ATTENTA VISIONE DELLE NOTE RIPORTATE NELLA PRESENTE LEGENDA.


- V1 V2 VASCA BICAMERALE DI ACCUMULO E OSSIDAZIONE DIM. 950x250 cm H= 275 cm.
- V3 VASCA DI DECANTAZIONE Ø 250 cm H= 290 cm.
- QUOTE : ESPRESSE IN CENTIMETRI.
- TUBAZIONE Tx : TUBO CORRUGATO Ø 6 cm PER PASSAGGIO CAVI DI ALIMENTAZIONE ELETTRICA 380 V TRIFASE+TERRA+NEUTRO POTENZA INSTALLATA 4 kW. NOTA : L' ALLACCIAMENTO CAVI CORRENTE - QUADRO ELETTRICO BOX E' A CARICO DEL CLENTE.
- CORREDARE I POZZETTI CON CHIUSINI FACOLTATIVAMENTE CARRABILI
- PRIMA DEL MONTAGGIO DELL'IMPIANTO, ESEGUIRE ACCURATA PULIZIA INTERNA DELLE VASCHE DA OGNI TIPO DI DETRITI.

IMPORTANTE

- LA LINEA DI ALIMENTAZIONE ELETTRICA DELL' IMPIANTO DI DEPURAZIONE DEVE ESSERE INDIPENDENTE RISPETTO ALL' IMPIANTO ELETTRICO GENERALE, IN QUANTO IL FUNZIONAMENTO DEL DEPURATORE E' DISTRIBUITO SULLE 24 ORE/GIORNO E SU 7 GIORNI/SETTIMANA.
- LE GIUNZIONI FRA LE VASCHE E I POZZETTI, E TUTTE LE TUBAZIONI AD ESSE COLLEGATE, DEVONO ESSERE SIGILLATE A PERFETTA TENUTA IDRAULICA.

CLIENTE SOC. AGRICOLA BONORA - Rif. Agriturismo "LA SAPIENZA" VOGHIERA (FE)		N° 16572PL	
PROGETTO PLANIMETRIA INDICATIVA		DATA 10/09/24	SCALA 1:50
		SI COMPLETA CON:	
 Depur Padana Acque S.r.l. Via Maestri del Lavoro, 3 Z.I. Interporto - 45100 Rovigo (Italy) Tel. +39.0425.472211 - Fax +39.0425.474608 Email: info@depurpadana.it web: http://www.depurpadana.com SISTEMA DI QUALITA' CERTIFICATO ISO 9001		PROCESSISTA ..	DISEGNATO NC
		RESP. COMMERCIALE	LR
		CAPOCOMMESSA	..
		VISTO DIREZIONE	
A TERMINI DI LEGGE CI RISERVAMO LA PROPRIETA' DI QUESTO DISEGNO CON DIVIETO DI RIPRODURLO E DI RENDERLO COMUNQUE NOTO A TERZI O A DITTE CONCORRENTI SENZA NOSTRA AUTORIZZAZIONE SCRITTA			

SCHEMA DI PROCESSO: IMPIANTO BIOLOGICO A "FANGHI ATTIVI" PER TRATTAMENTO REFLUI CIVILI

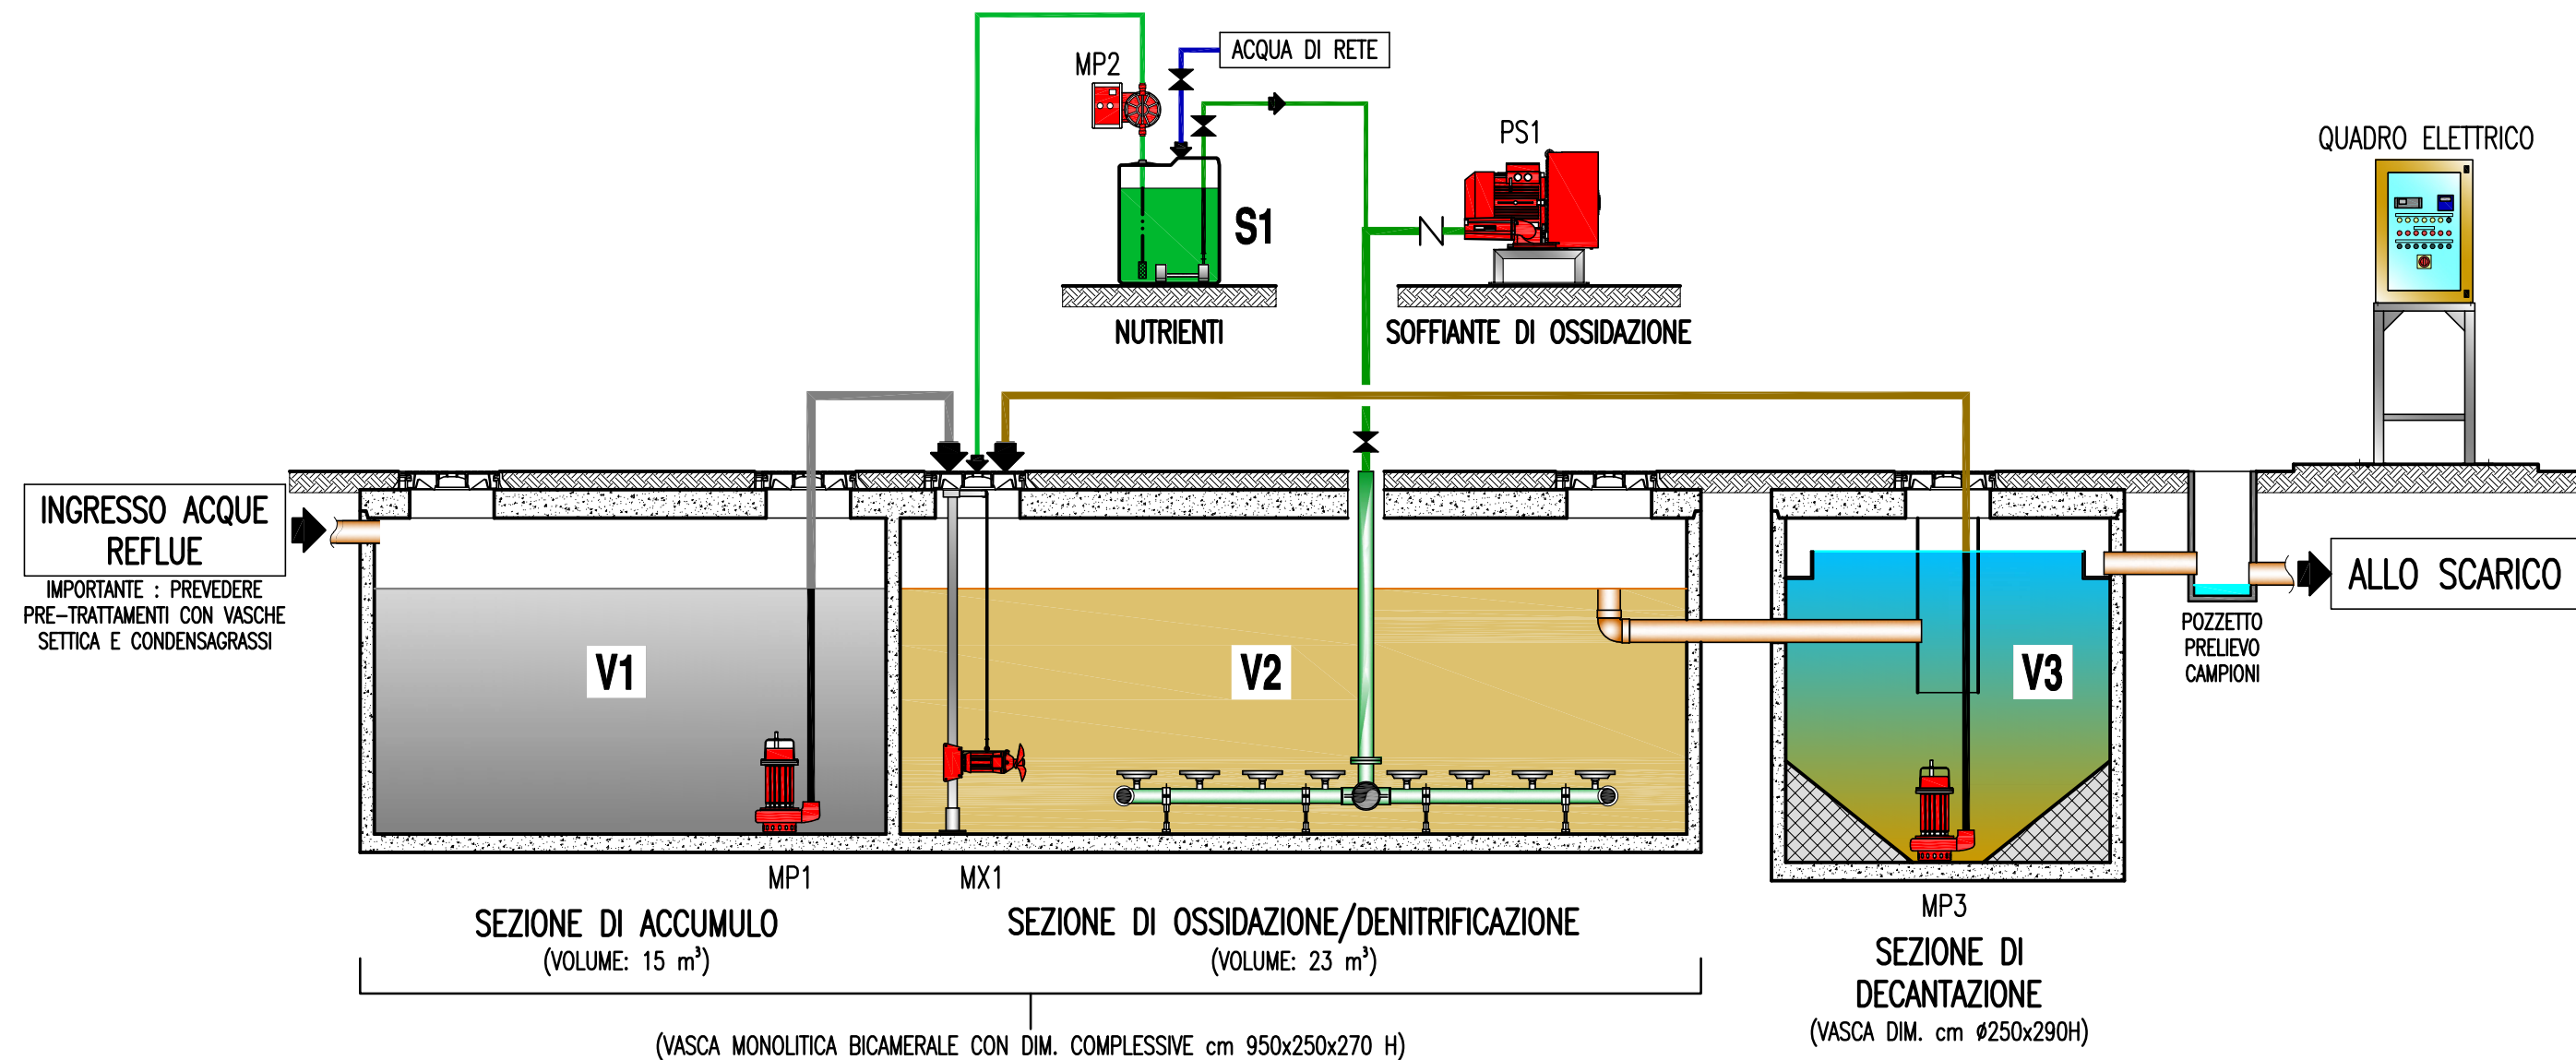

DISEGNO PRELIMINARE CHE PUO' ESSERE MODIFICATO IN FASE DI PROGETTO ESECUTIVO

CLIENTE SOC. AGRICOLA BONORA – Rif. Agriturismo "LA SAPIENZA" VOGHIERA (FE)		N° 16572	
PROGETTO IMPIANTO DI TRATTAMENTO ACQUE		DATA 10/09/24	SCALA
		SI COMPLETA CON:	
 D.P.A. S.r.l. a Socio Unico Via Maestri del Lavoro, 3 Z.I. Interporto – 45100 Rovigo (Italy) Tel. +39.0425.472211 – Fax +39.0425.474608 Email: info@depurpadana.it web: http://www.depurpadana.com SISTEMA DI QUALITA' CERTIFICATO ISO 9001		PROCESSISTA MI	DISEGNATO NC
		RESPONSABILE COMMERCIALE MI	
		CONTROLLORE UT	
		CAPOCOMMESSA	
		VISTO DIREZIONE	
A TERMINI DI LEGGE CI RISERVIAMO LA PROPRIETA' DI QUESTO DISEGNO CON DIVIETO DI RIPRODURLO E DI RENDERLO COMUNQUE NOTO A TERZI O A DITTE CONCORRENTI SENZA NOSTRA AUTORIZZAZIONE SCRITTA			