



IMPIANTO ELETTRICO

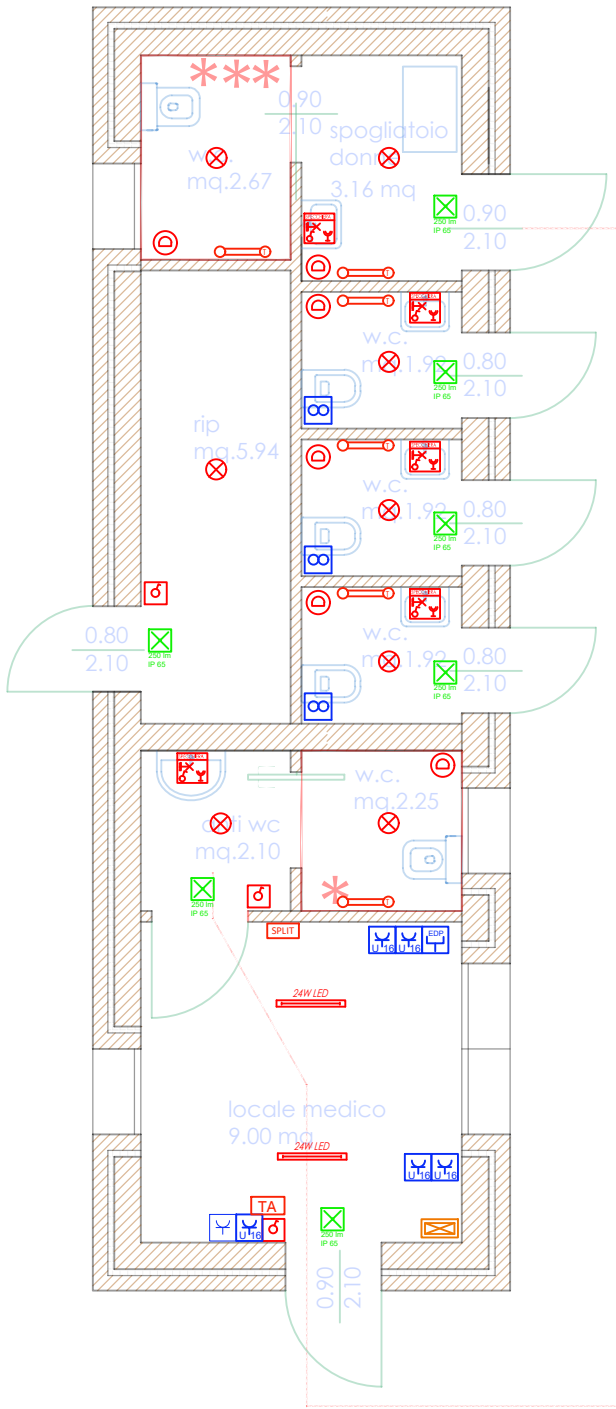

Planimetria Piano Terra  
Corpo Locale Medico/Servizi  
scala 1:50

| LEGENDA FORZA MOTRICE |                                | LEGENDA ALIMENTAZIONE UTENZE MECCANICHE |                                             |
|-----------------------|--------------------------------|-----------------------------------------|---------------------------------------------|
|                       | Pres a bipasso 2x10/16A + T    |                                         | Alimentazione Termostato Ambiente           |
|                       | Pres a UNEL 2x10/16A + T       |                                         | Alimentazione unit  interne SPLIT           |
|                       | Pres a UNEL 2x10/16A + T h 120 |                                         | Alimentazione termostato                    |
|                       | Pres a dati RJ45               | LEGENDA IMPIANTI SPECIALI               |                                             |
|                       | Estrattore bagno cieco         |                                         | Pulsante a tirante doccia                   |
|                       | Pres a interbloccata 230V      |                                         | Dispositivo di segnalazione ottico-acustica |
|                       | Blocco prese esterne           |                                         |                                             |


IMPIANTO DI CLIMATIZZAZIONE ESTIVA ED INVERNALE

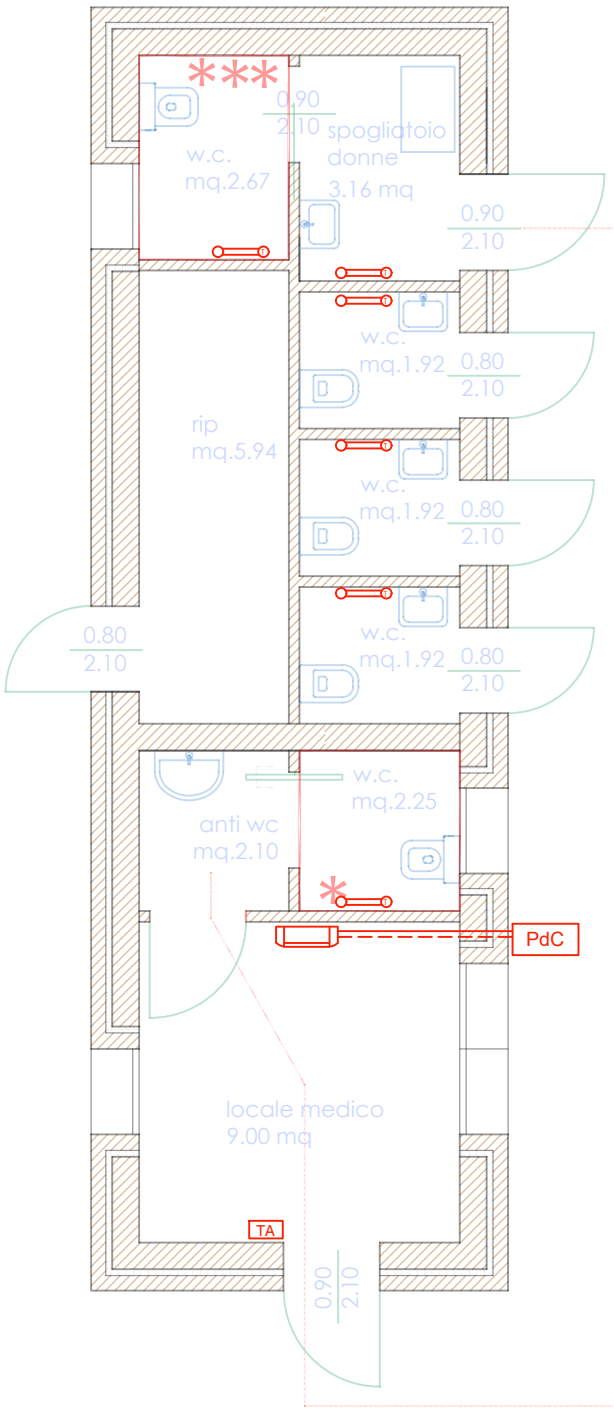

Planimetria Piano Terra  
Corpo Locale Medico/Servizi  
scala 1:50


| LEGENDA IMP. RISCALDAMENTO E CLIMATIZZAZIONE |                                        |
|----------------------------------------------|----------------------------------------|
|                                              | Termoarredo elettrico                  |
|                                              | Termostato ambiente                    |
|                                              | Unita' interna del tipo split a parete |
|                                              | Unit  esterna da 9'000 BTU/h           |

IMPIANTO IDRICOSANITARIO

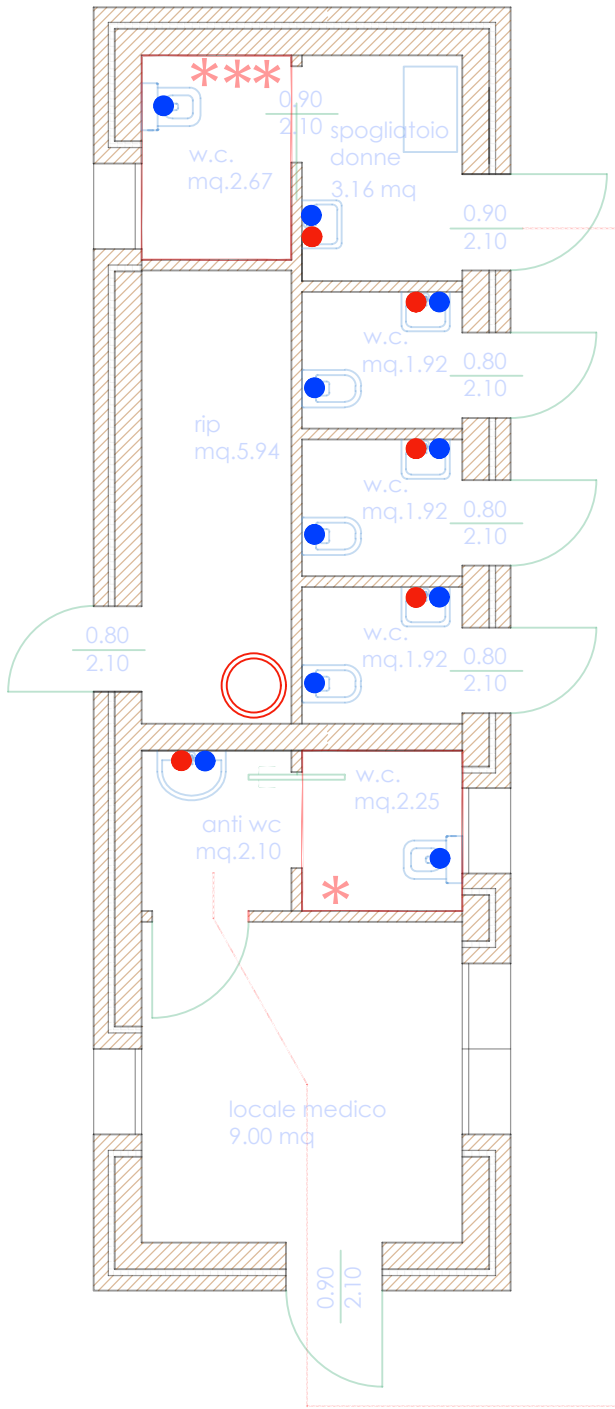

Planimetria Piano Terra  
Corpo Locale Medico/Servizi  
scala 1:50

| LEGENDA IMP. IDRICO SANITARIO |                                                |
|-------------------------------|------------------------------------------------|
|                               | Bollitore in PdC marca Ariston modello Nuos 80 |
|                               | Distribuzione acqua fredda e calda             |

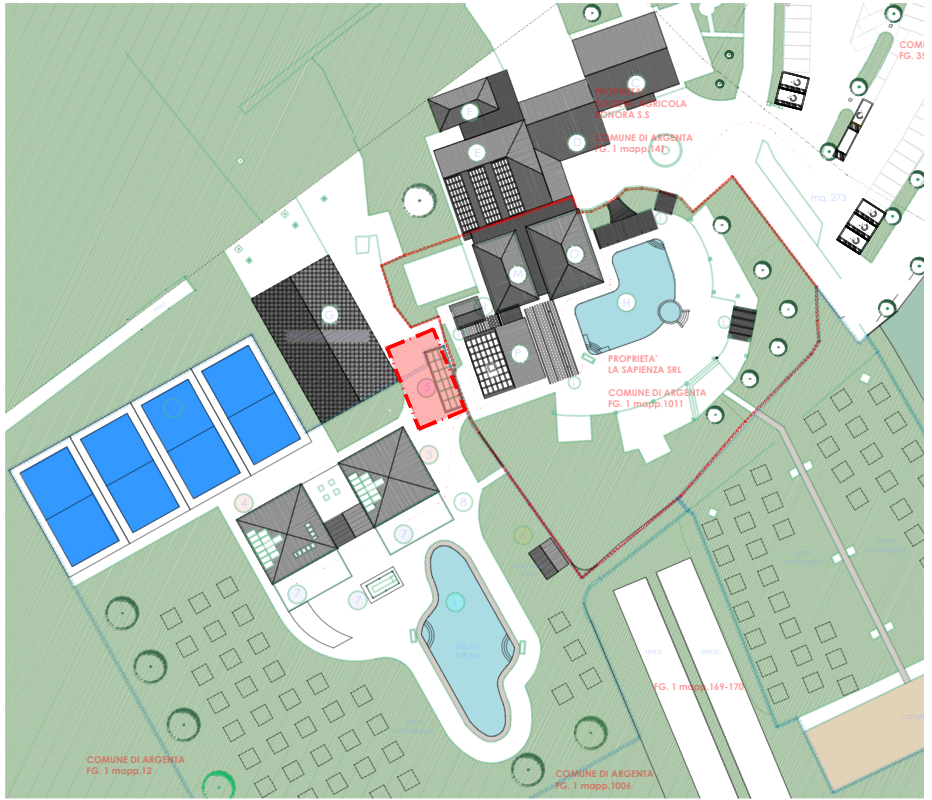

Planimetria Inquadramento



**BERNAGOZZI**  
STUDIO DI INGEGNERIA

**GUSTAVO BERNAGOZZI** ingegnere

333 5203927 • 0532 240198  
studio@bernagozzi-ingegneria.it  
via Galilei, 23 - 44121 Ferrara

progettazione impianti elettrici e meccanici,  
energy management, prevenzione incendi,  
acustica ambientale, sicurezza sul lavoro

COMMITTENTE  
La Sapienza srl.  
Strada Statale 16, 4 - 44019 Voghiera (Fe)  
C.F. - P.IVA. 01949700387

PROGETTO  
**NUOVA COSTRUZIONE IN AMPLIAMENTO**  
Via Bonetta, 8 - Loc. San Nicol , Argenta (Fe)  
Fig. 1, Mapp. 1011

ELABORATO  
**IMPIANTO ELETTRICO**  
e  
**IMPIANTI MECCANICI**

TAVOLA N :

**02**

SCALA:

**1:50**

REVISIONI:

**00**

TIMBRO E FIRMA DEL PROGETTISTA:

DATA:

**Feb. 25**

CODICE:

**4808-25**