





LEGENDA DISTRIBUZIONE PRINCIPALE	
	Quadro elettrico
	Distribuzione principale
	Pozzetto ispezionabile dimensioni interne: 40x40 cm
	Apparecchio illuminante marca AEC modello ARYA o equivalente -H=4,00m
	Contatore energia ENEL
	Dispensore di terra in pozzetto ispezionabile con cartello di segnalazione
	Sgancio di emergenza imp. elettrico
	Inverter


LEGENDA BLOCCO PRESE ESTERNE	
	n°1 presa interbloccata 230V
	n°1 presa UNEL 2x10/16A + T

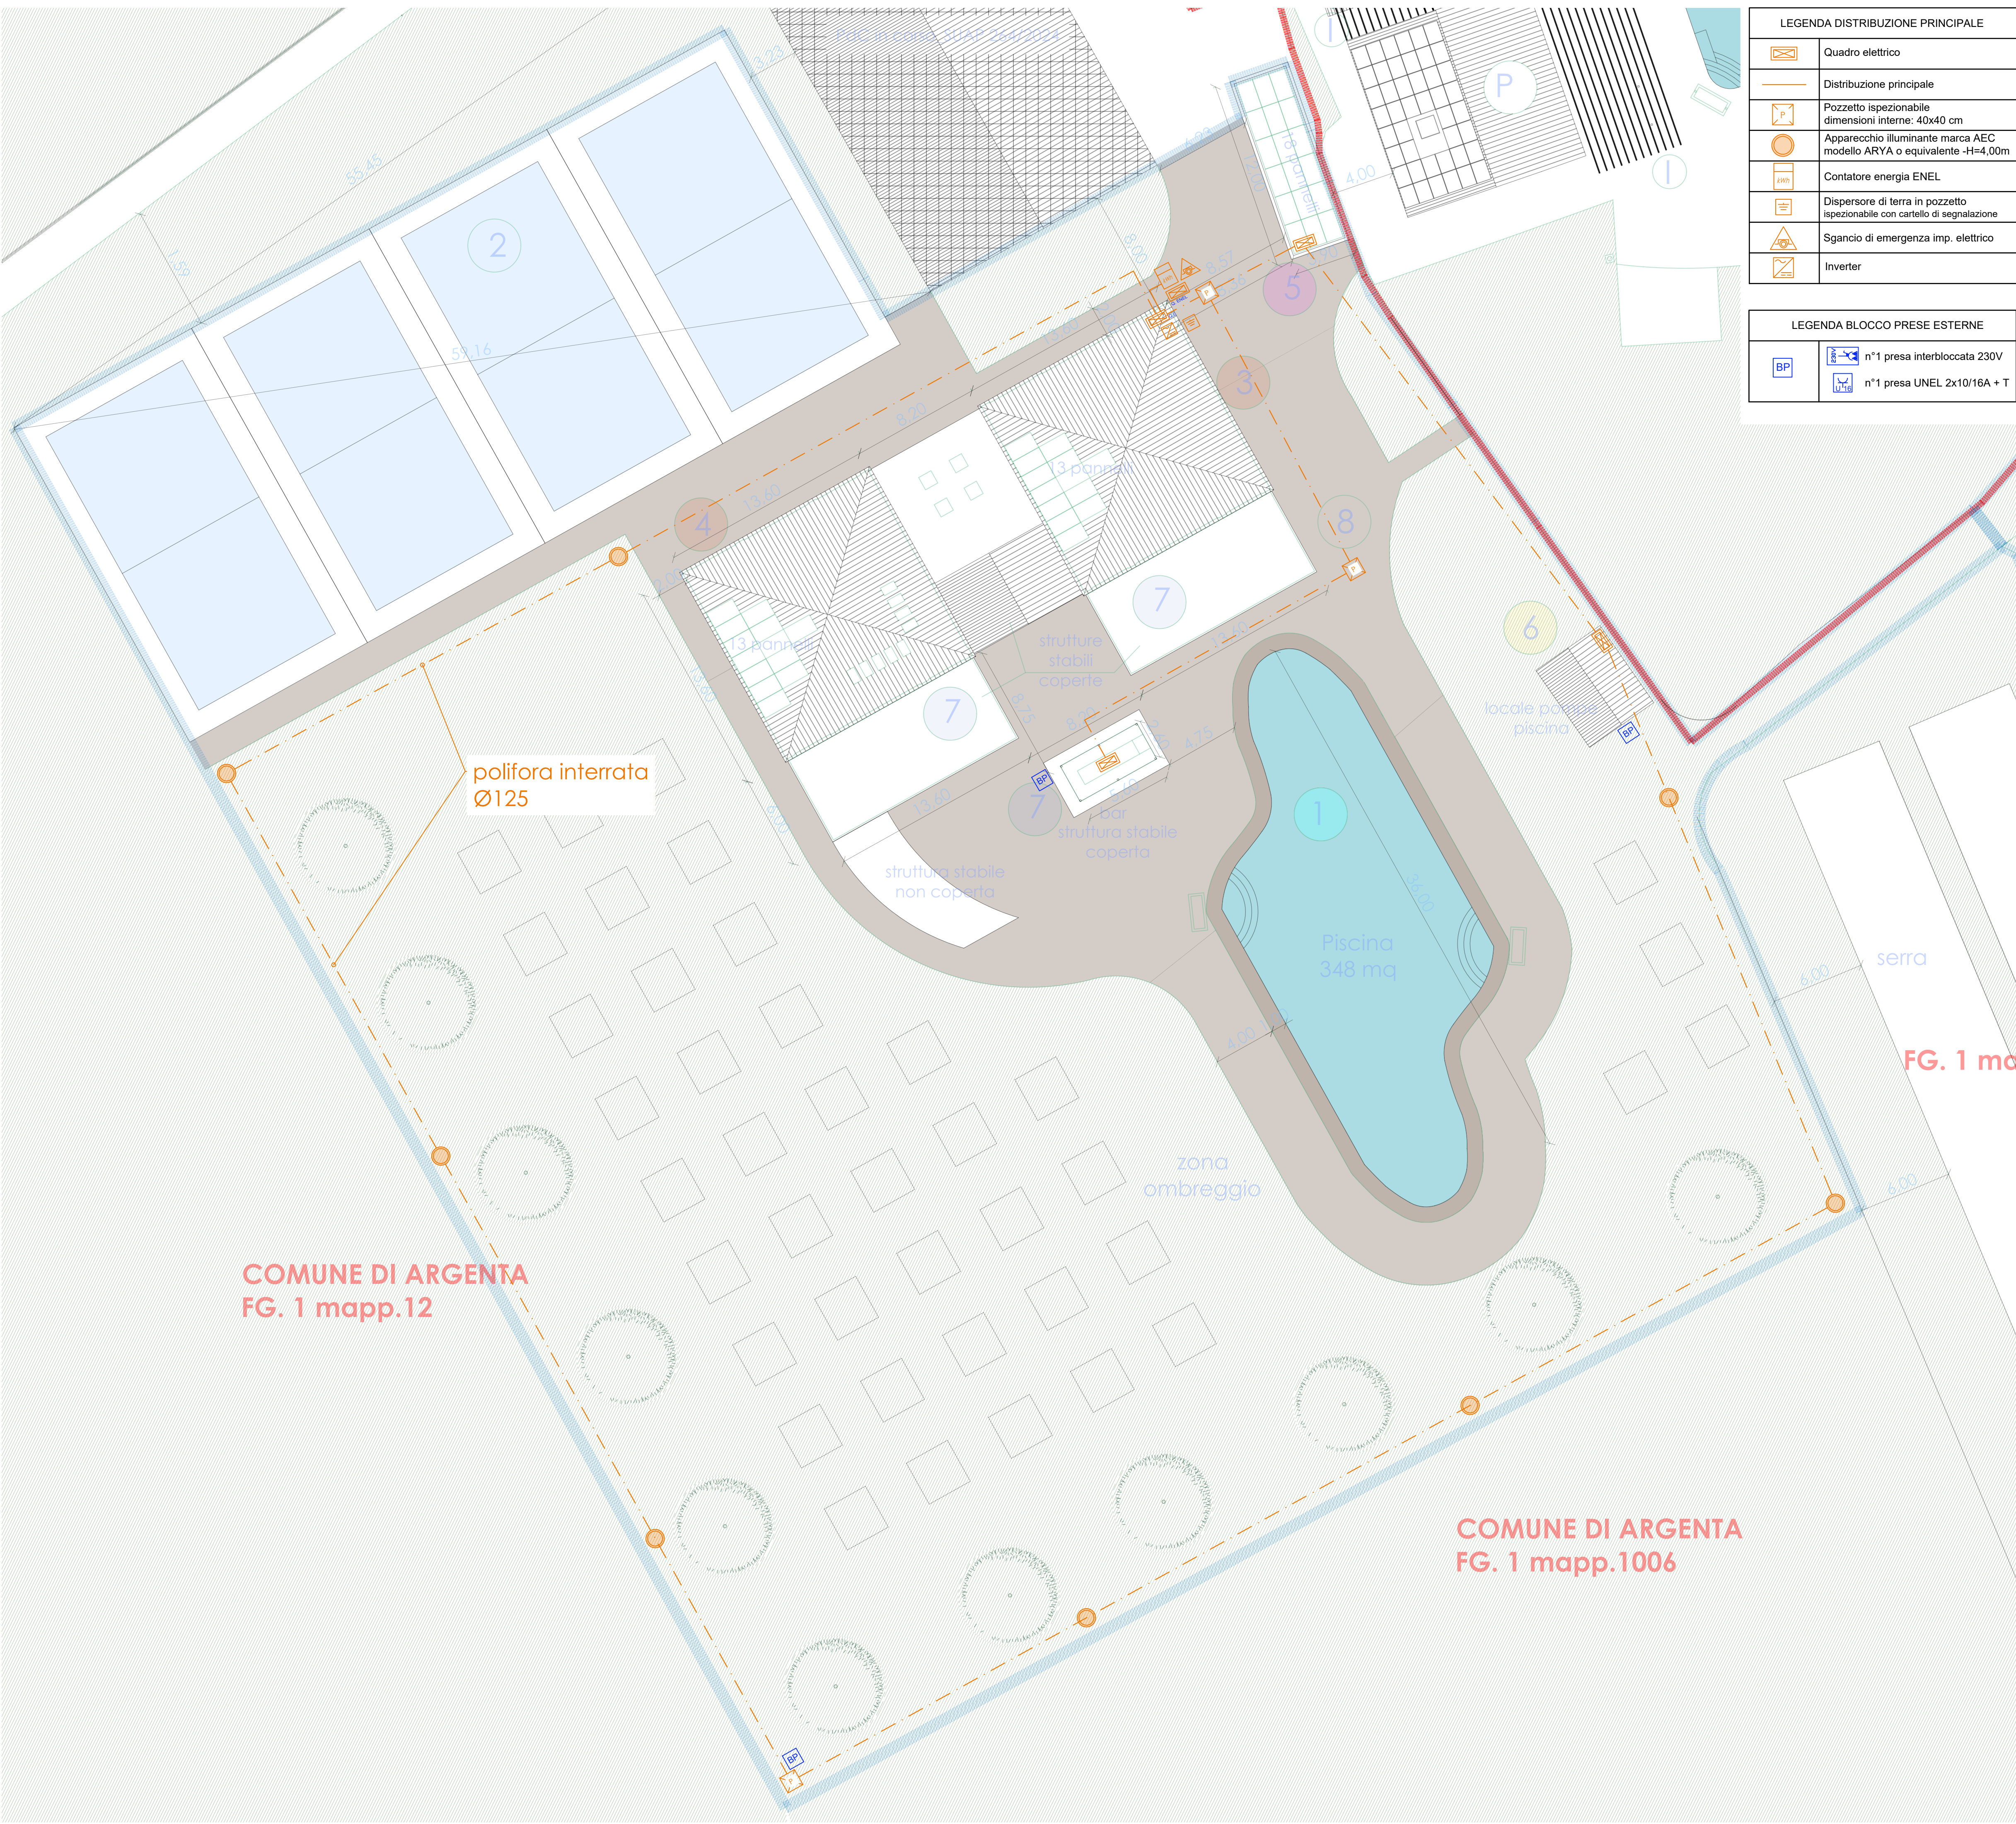


DETTAGLIO TIPO PLINTO PORTALO

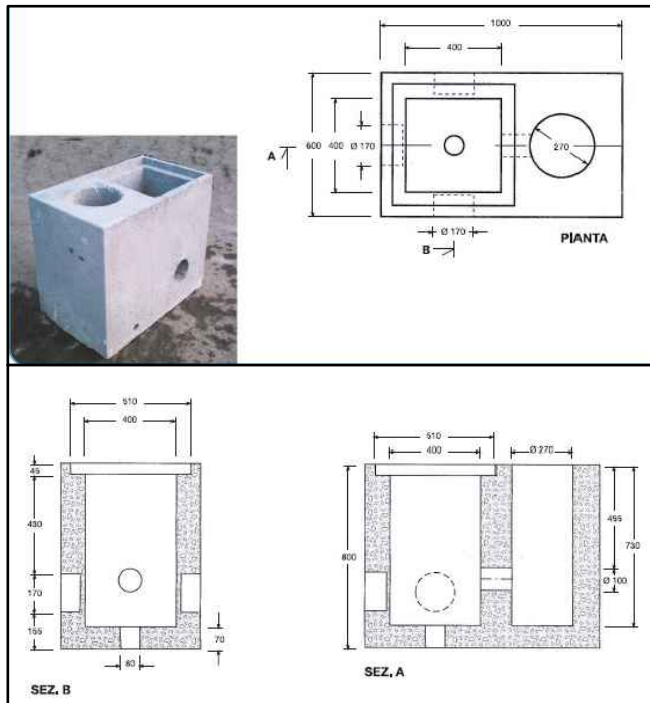


DETTAGLIO TIPO ALLACCIAMENTO ILLUMINAZIONE

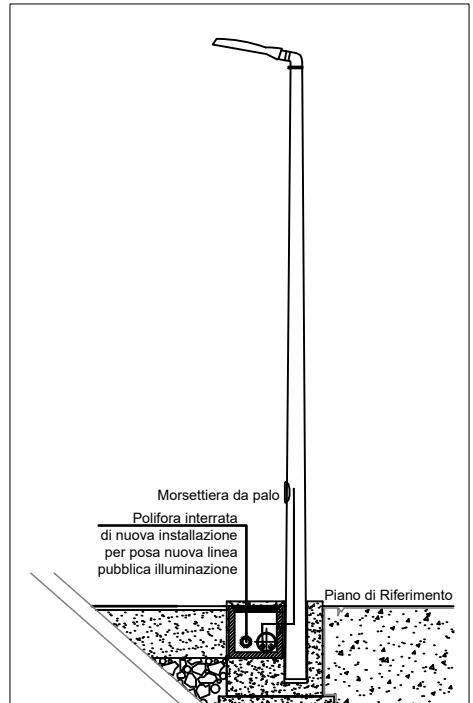


SEZIONE TIPO POSA INTERRATA TUBAZIONI POLIFORE

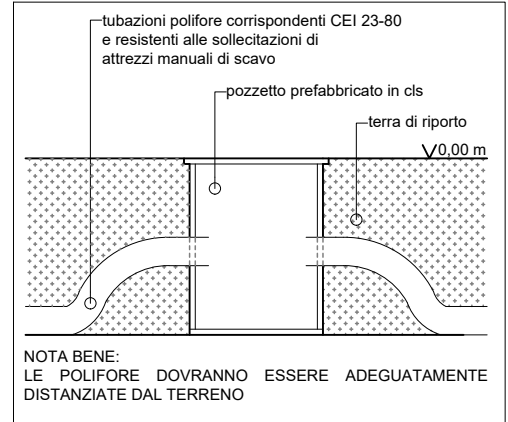

SEZIONE TIPO POSA INTERRATA TUBAZIONI POLIFORE BT 400V

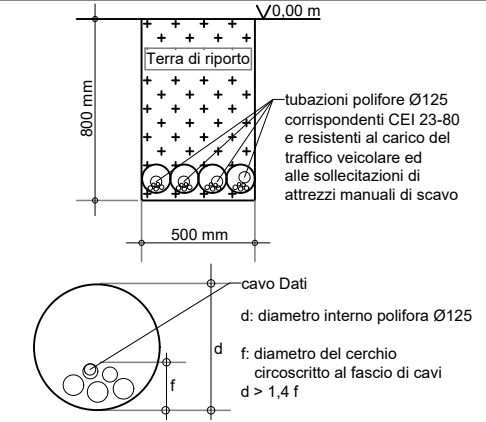


PARTICOLARE DISTRIBUZIONE PRINCIPALE

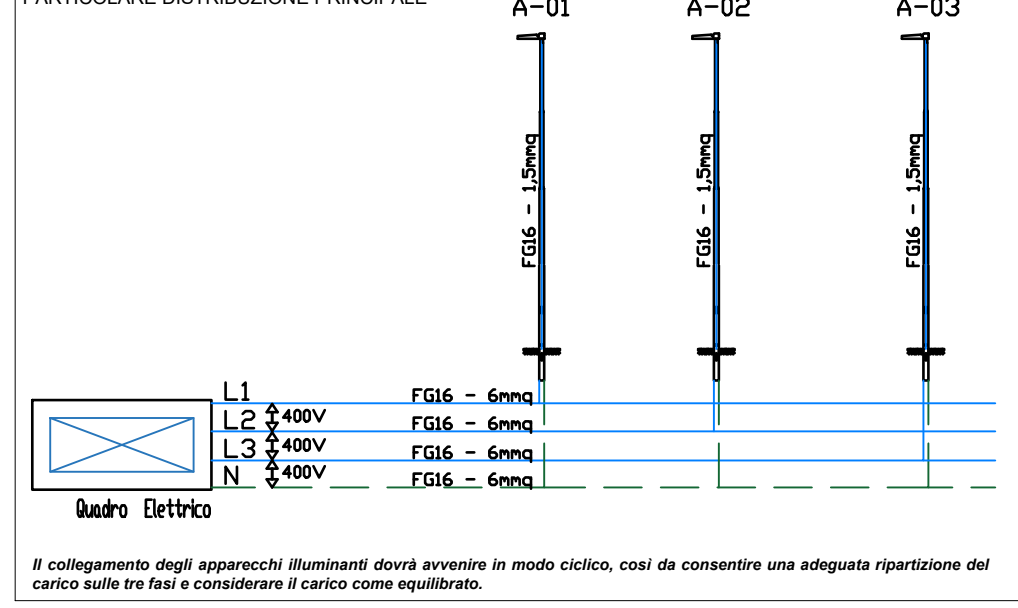

COMUNE DI ARGENTA
FG. 1 mapp.12

COMUNE DI ARGENTA
FG. 1 mapp.1006

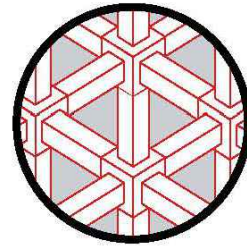

BERNAGOZZI
STUDIO DI INGEGNERIA

GUSTAVO BERNAGOZZI ingegnere

333 5203927 - 0532 240198
studio@bernagozzi-ingegneria.it
via Galilei, 23 - 44121 Ferrara

progettazione impianti elettrici e meccanici,
energy management, prevenzione incendi,
acustica ambientale, sicurezza sul lavoro

COMMITTENTE

La Sapienza srl.
Strada Statale 16, 4 - 44019 Voghiera (Fe)
C.F. - P.IVA. 01949700387

PROGETTO

NUOVA COSTRUZIONE IN AMPLIAMENTO
Via Bonetta, 8 - Loc. San Nicolò, Argenta (Fe)
Fig. 1, Mapp. 1011

ELABORATO

IMPIANTO ELETTRICO
Distribuzione principale, Forza Motrice e
illuminazione esterna

TAVOLA N°:

01

SCALA:

1:200

REVISIONI:

00

TIMBRO E FIRMA DEL PROGETTISTA:

DATA:

Feb. 25

CODICE:

4808-25